


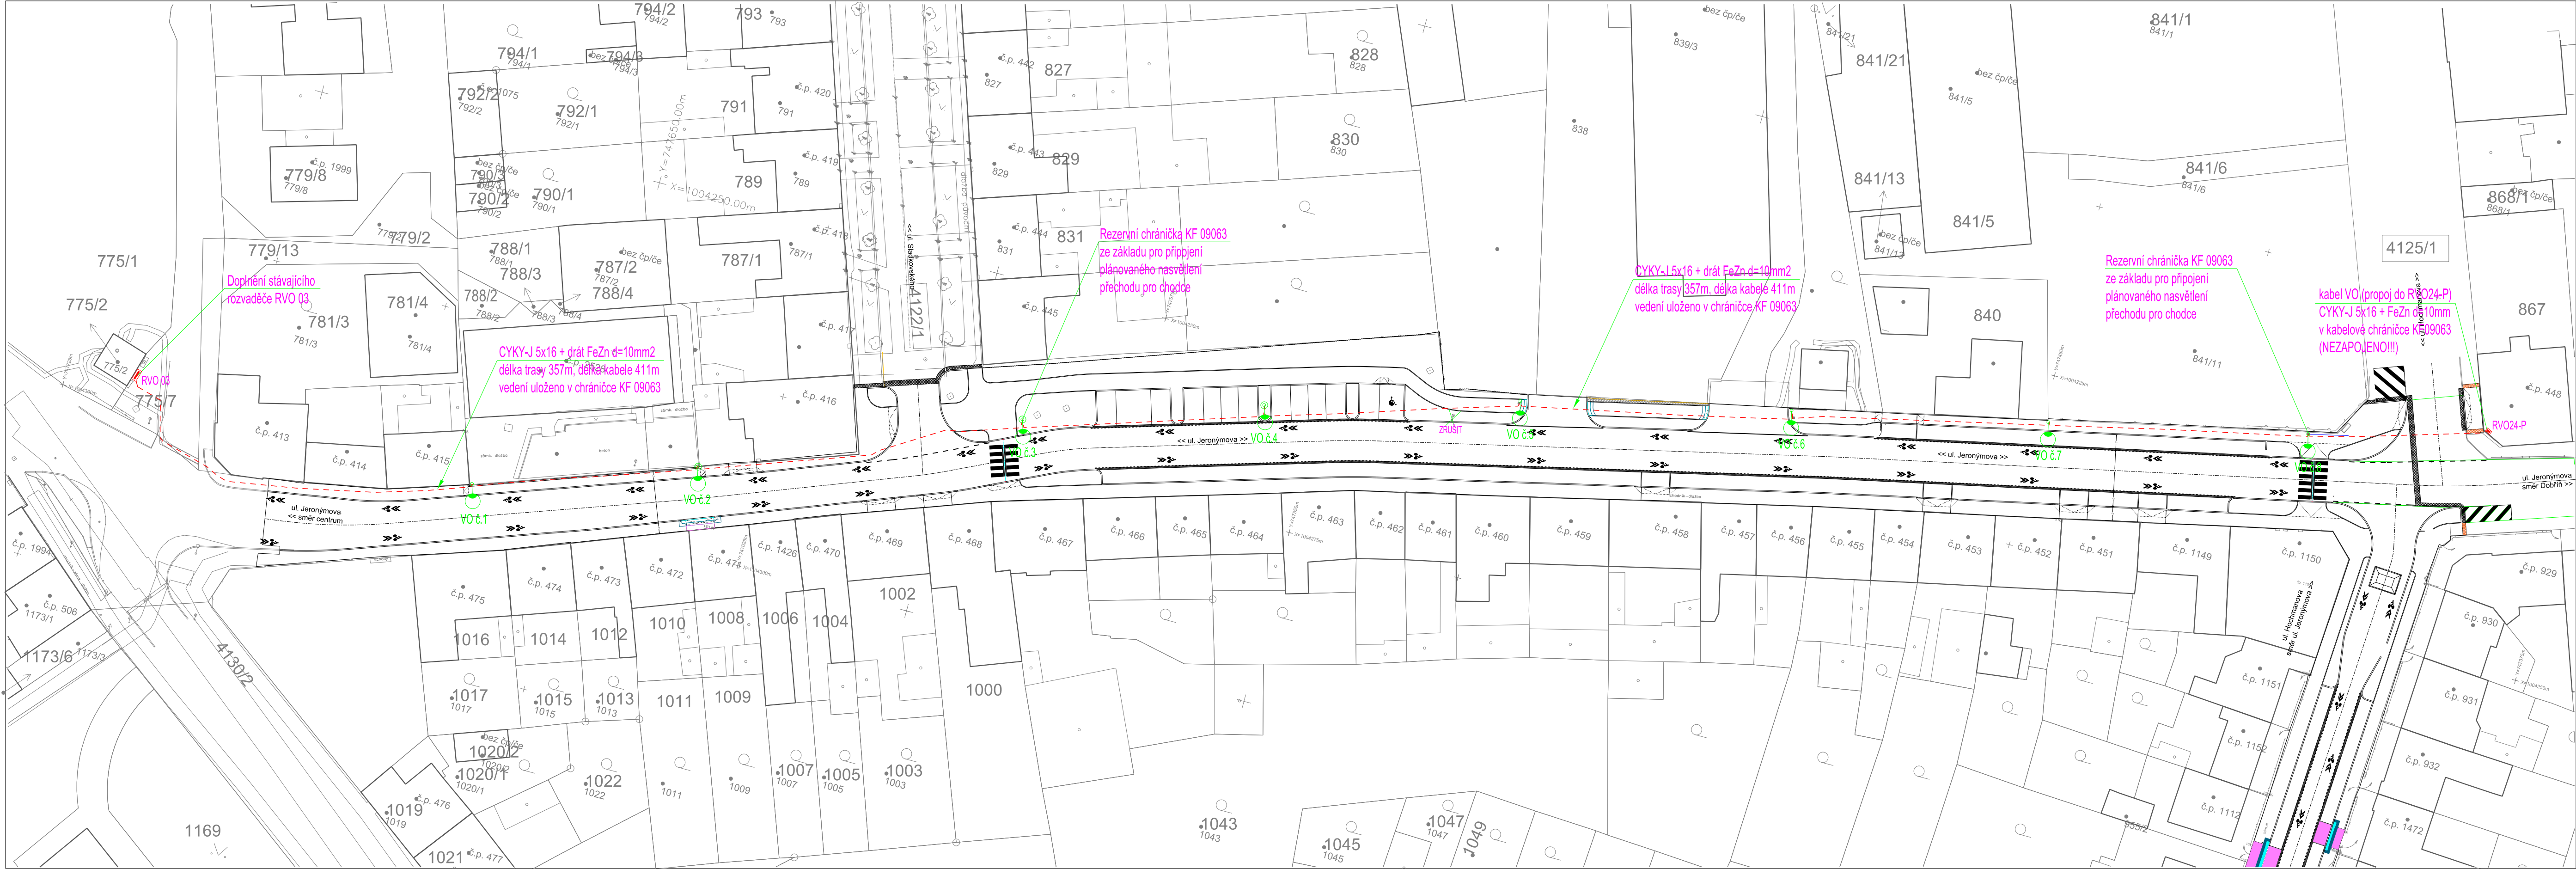

LEGENDA :

- Sloup kuželový ICON 8/76 (186/76);(v=8m) + výložník ELAYA 1100 (1,1m), RAL 7016
- Svítlíko: TECEO 1 / 5308 BackLight / 40 LED / WW727 / 400 mA / 49 W, v=8m, sklon 0°
- Nový kabel CYKY-J 5x16+FeZn d=10mm v chrániče KOPOFLEX 09063
- Nový kabel CYKY-J 5x16 uložen dle řezu A1

- OCHRANA PŘED ND DLE ČSN 33 20 00-4-41 ed.2, AUTOMATICKÝM ODPOJENIM OD ZDROJE POMOCÍ JISTIČÍCH PRVKŮ V SÍTI TN-C
- NAPĚŤOVÁ SOUSTAVA 3+PEN 50Hz, 400/230V
- PROSTŘEDÍ DLE ČSN 33 2000-5.51 ed.3 VIZ. TECHNICKÁ ZPRÁVA
- PŘED ZAPOČETÍM VÝKOPOVÝCH PRACÍ JE NUTNO PROVÉST VYTÝČENÍ STÁVAJÍCÍCH PODZEMNÍCH ZAŘÍZENÍ

Projektant - autoriz. osoba:	Vypracoval:	SINFELT ELEKTRICKÁ ZAŘÍZENÍ SINFELT s.r.o. Kratochvíleva 280, 41301 Roudnice n.L. Tel. 416 833029, 41682881-7 E-mail: sinfelt@sinfelt.cz www.sinfelt.cz
Miroslav Kvintus	Štěpán Tintěra	
Investor: Město Roudnice nad Labem, Karlovo nám. 21, 413 01		
Akce: Rekonstrukce a rozšíření VO v ul. Jeronýmova v Roudnici nad Labem		Druh dok. DPS
		Číslo zak. 250912
		Formát 5x44
		Datum: 11/2025
		Profese: elektro
		Měřítko: 1 : 500
Příloha:	SITUACE VO	Čís. výkresu: C2