
 


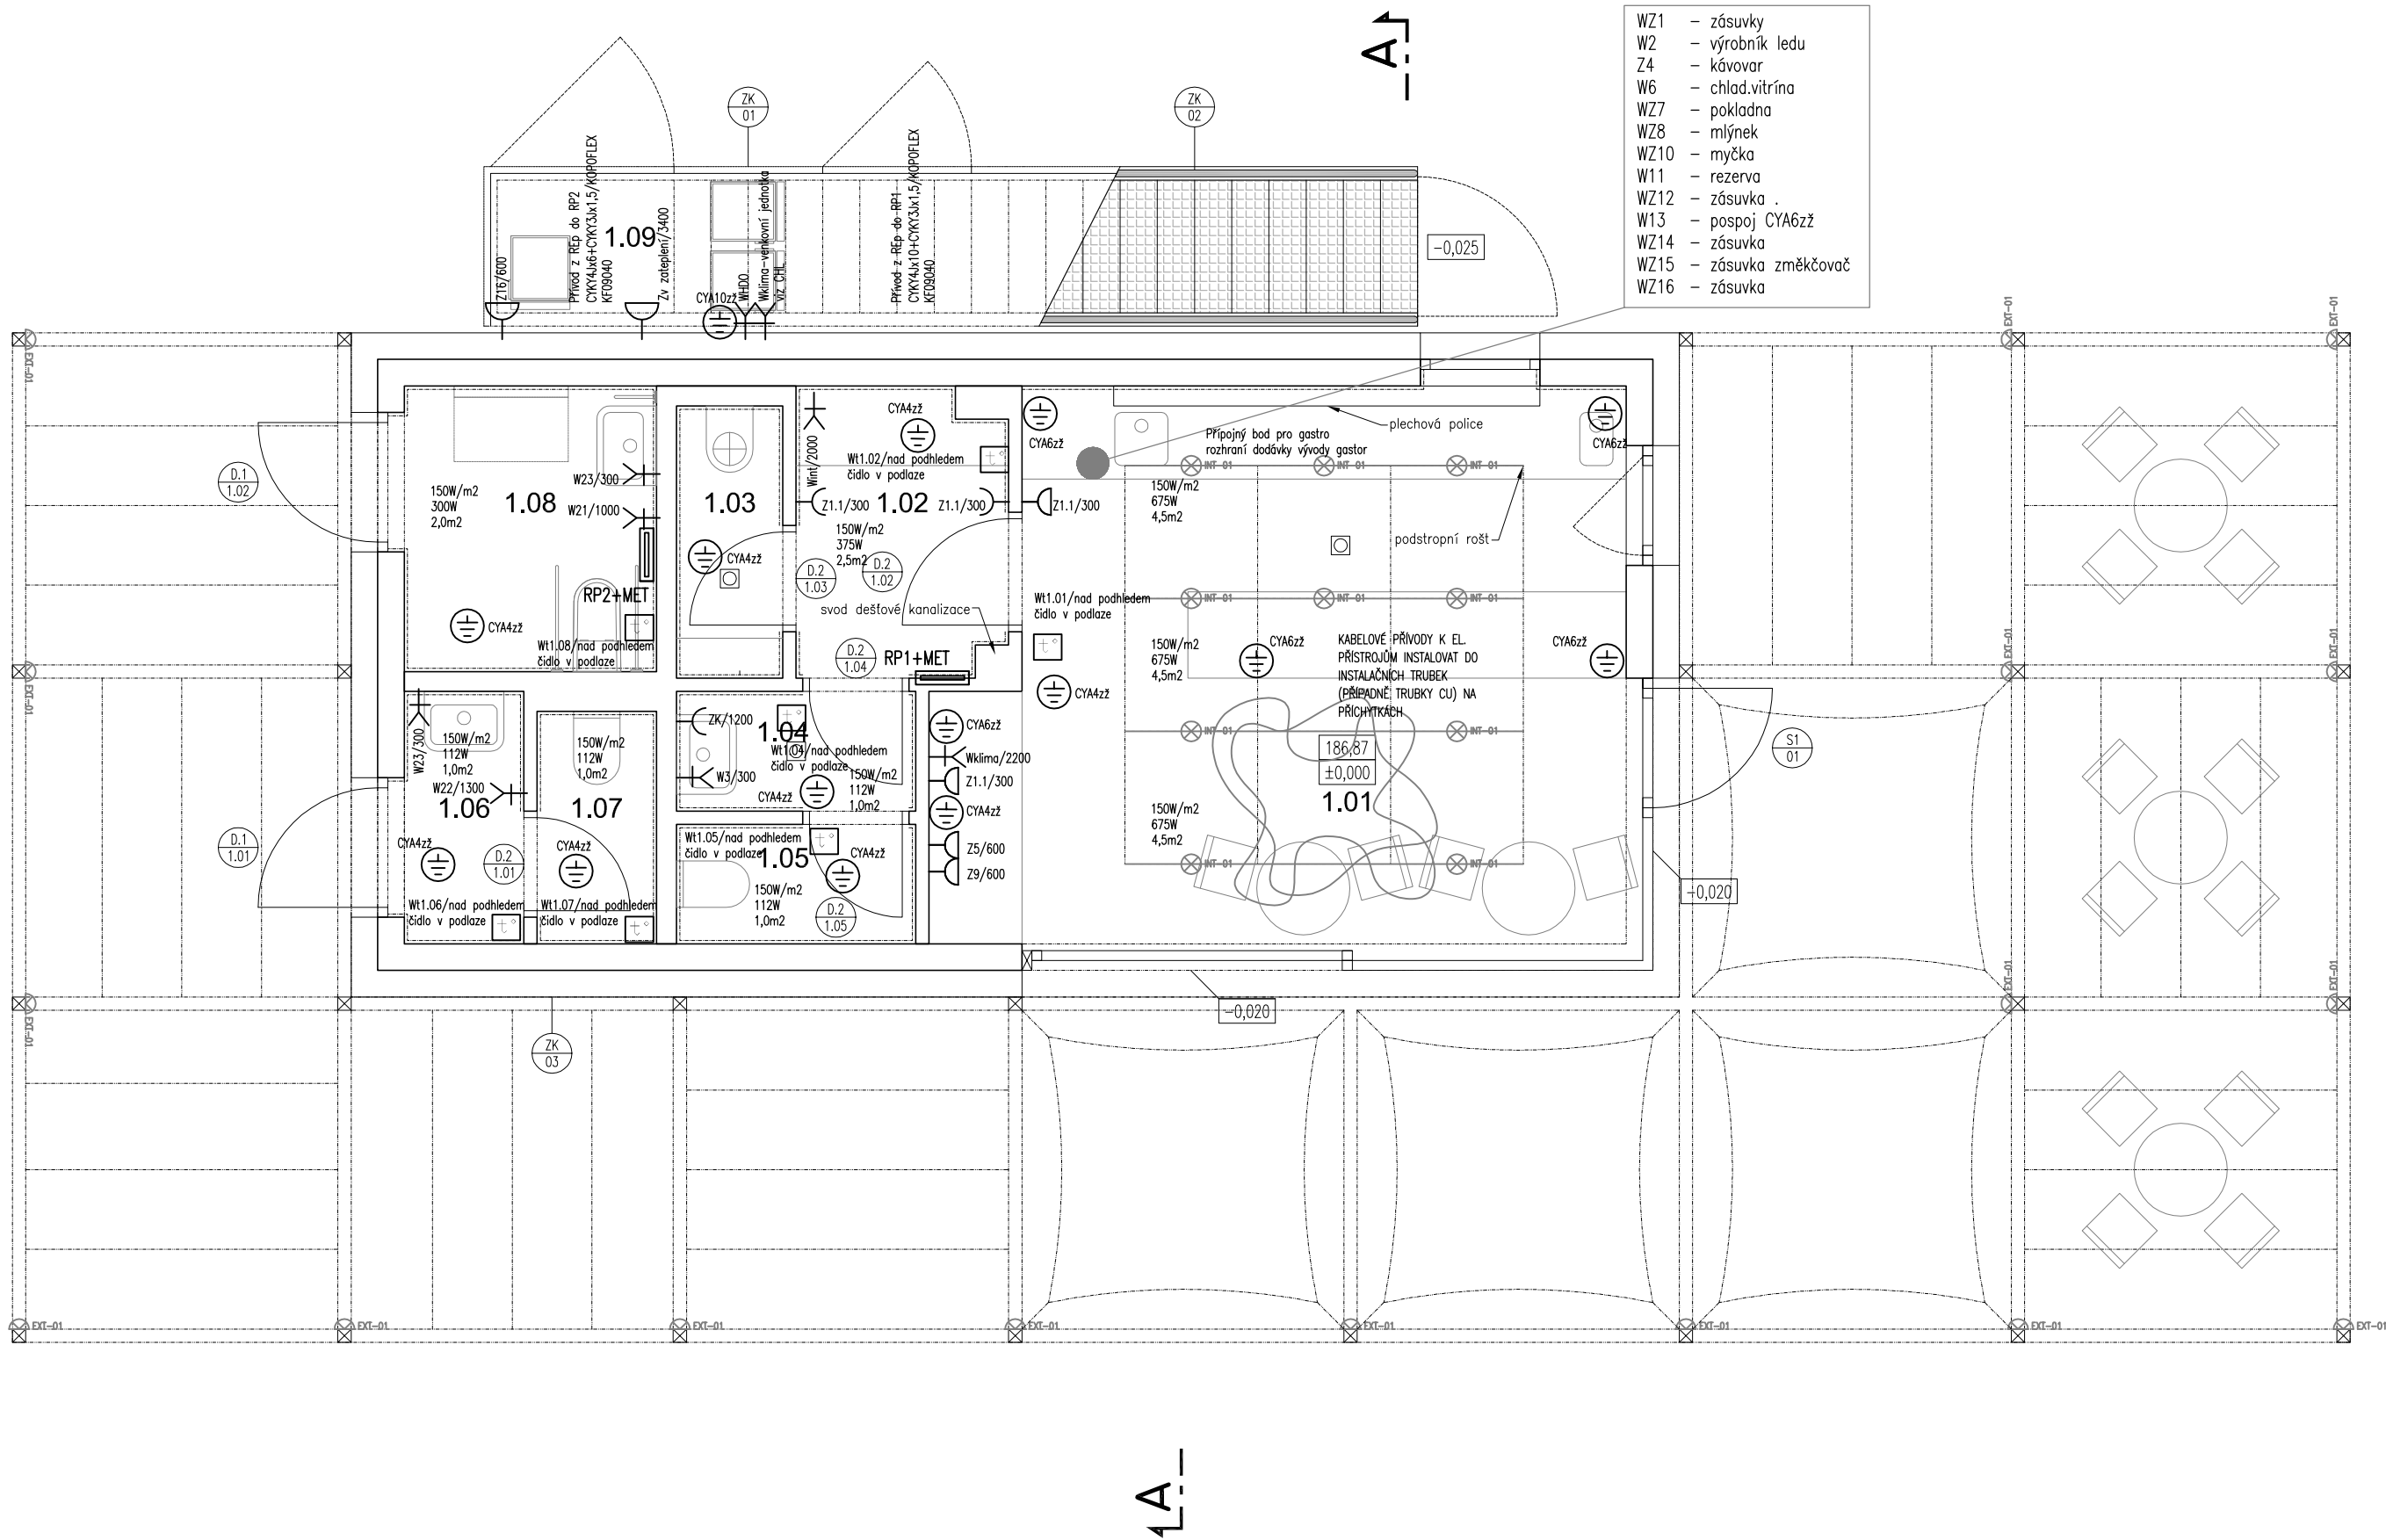


- WZ1 - zásuvky
- WZ2 - výrobek ledu
- Z4 - kávovar
- W6 - chlad.vitrina
- WZ7 - pokladna
- WZ8 - mlyněk
- WZ10 - myčka
- W11 - rezerva
- WZ12 - zásuvka
- W13 - pospoj CYA6zž
- WZ14 - zásuvka
- WZ15 - zásuvka změkčovač
- WZ16 - zásuvka

RP1+MET
RP2+MET



rozvaděč podružný + MET

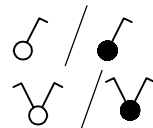

vypínač řaz.1 - domovní/IP44



spínač řaz.5 - domovní/IP44



termostat - domovní



vodivé ochranné pospojování



svítidlo žárovkové



 
vývod silový /sv-světelný



zásuvka jednoduchá - IP44



zásuvka jednoduchá - domovní



pohybové čidlo



elektrický ventilátor



hromosvodový svod povrchový



 
ZS - zkušební svorka




OU - ochranný úhelník



základové zemnění FeZn30x4



vodivý propoj - konstrukční svorka

 

autonomní optický detektor
kouře s teplotním senzorem



nouzové svítidlo s vlastním zdrojem

Ochrana před nebezpečným dotykovým napětím částí neživých dle ČSN 33 2000 4.41 ed.2
čl.413.1 - automatickým odpojením od zdroje. V místech se zvýšeným nebezpečím úrazu el.
proudem - pospojování a proudovými chrániči se jmenovitým vyhovovacím rozdílovým
proudem I_{Δn} nepřesahujícím 30mA.

NAPĚŤOVÁ SOUSTAVA: 3NPE, 50Hz, 230/400V, TNC/S



S - JTSK, Bp
A K C E

LESOPARK NA KOLEČKU ROUDNICE NAD LABEM

LOKALITA

Roudnice nad Labem, k.ú. Roudnice nad Labem [741647]
P.č.: 4220/1, 4220/2, 4309/1, 3204/262, 3204/161
3204/179, 3204/366

OBJEDNATEL

Město Roudnice nad Labem
Karlovo náměstí 21
413 01 Roudnice nad Labem
IČ: 00264334
DIČ: CZ00264334

ZHOTOVITEL

Land05 s. r. o.
Prvního pluku 347/12a, 186 00 Praha 8 - Karlín
IČO: 07898860
DIČ: CZ07898860

GENERÁLNÍ PROJEKTANT

Land05 Atelier zahradní a krajinářské
architektury

Prvního pluku 347/12a, 186 00 Praha 8 - Karlín
T: +420 603 365 158, E: contact@land05.cz
www.land05.cz

ČÁST

D.4.1 Architektonicko stavební řešení
SO 04 Drobné občerstvení s hygienickým zázemím
a podpora pro rostliny

ZPRACOVATEL ČÁSTI

MONOFORM architekti s.r.o.
Kodaňská 558/25, 10100 Praha 10
IČO: 07848897, DIČ: CZ07848897
T: +420 604 114 885 E: sevcik@monoform.cz

ZODPOVĚDNÝ PROJEKTANT ČÁSTI

Ing. arch. Jan Trávníček, ČKA 04564

VYPRACOVALI

Aleš Zemen
PROJEKTOVÁNÍ ELEKTRO NN
Mendíkova 391/3, 140 00 Praha 4
IČO: 60179724, DIČ: CZ5804120443
T: +420 603 441 046 E: aleszemen@seznam.cz

Aleš Zemen

DATUM

05 / 2024

STUPEŇ

DPS

NÁZEV VÝKRESU

PŮDORYS 1.NP-zasuvkové vývody

MĚŘÍTKO

1:50

FORMÁT

3xA4

ČÍSLO VÝKRESU

D.4.4.3.02

ČÍSLO PARE

Aleš Zemen
PROJEKTOVÁNÍ ELEKTRO NN
Mendíkova 391/3, 140 00 Praha 4
IČO: 60179724, DIČ: CZ5804120443
mob: +420603441046 e-mail: aleszemen@seznam.cz