


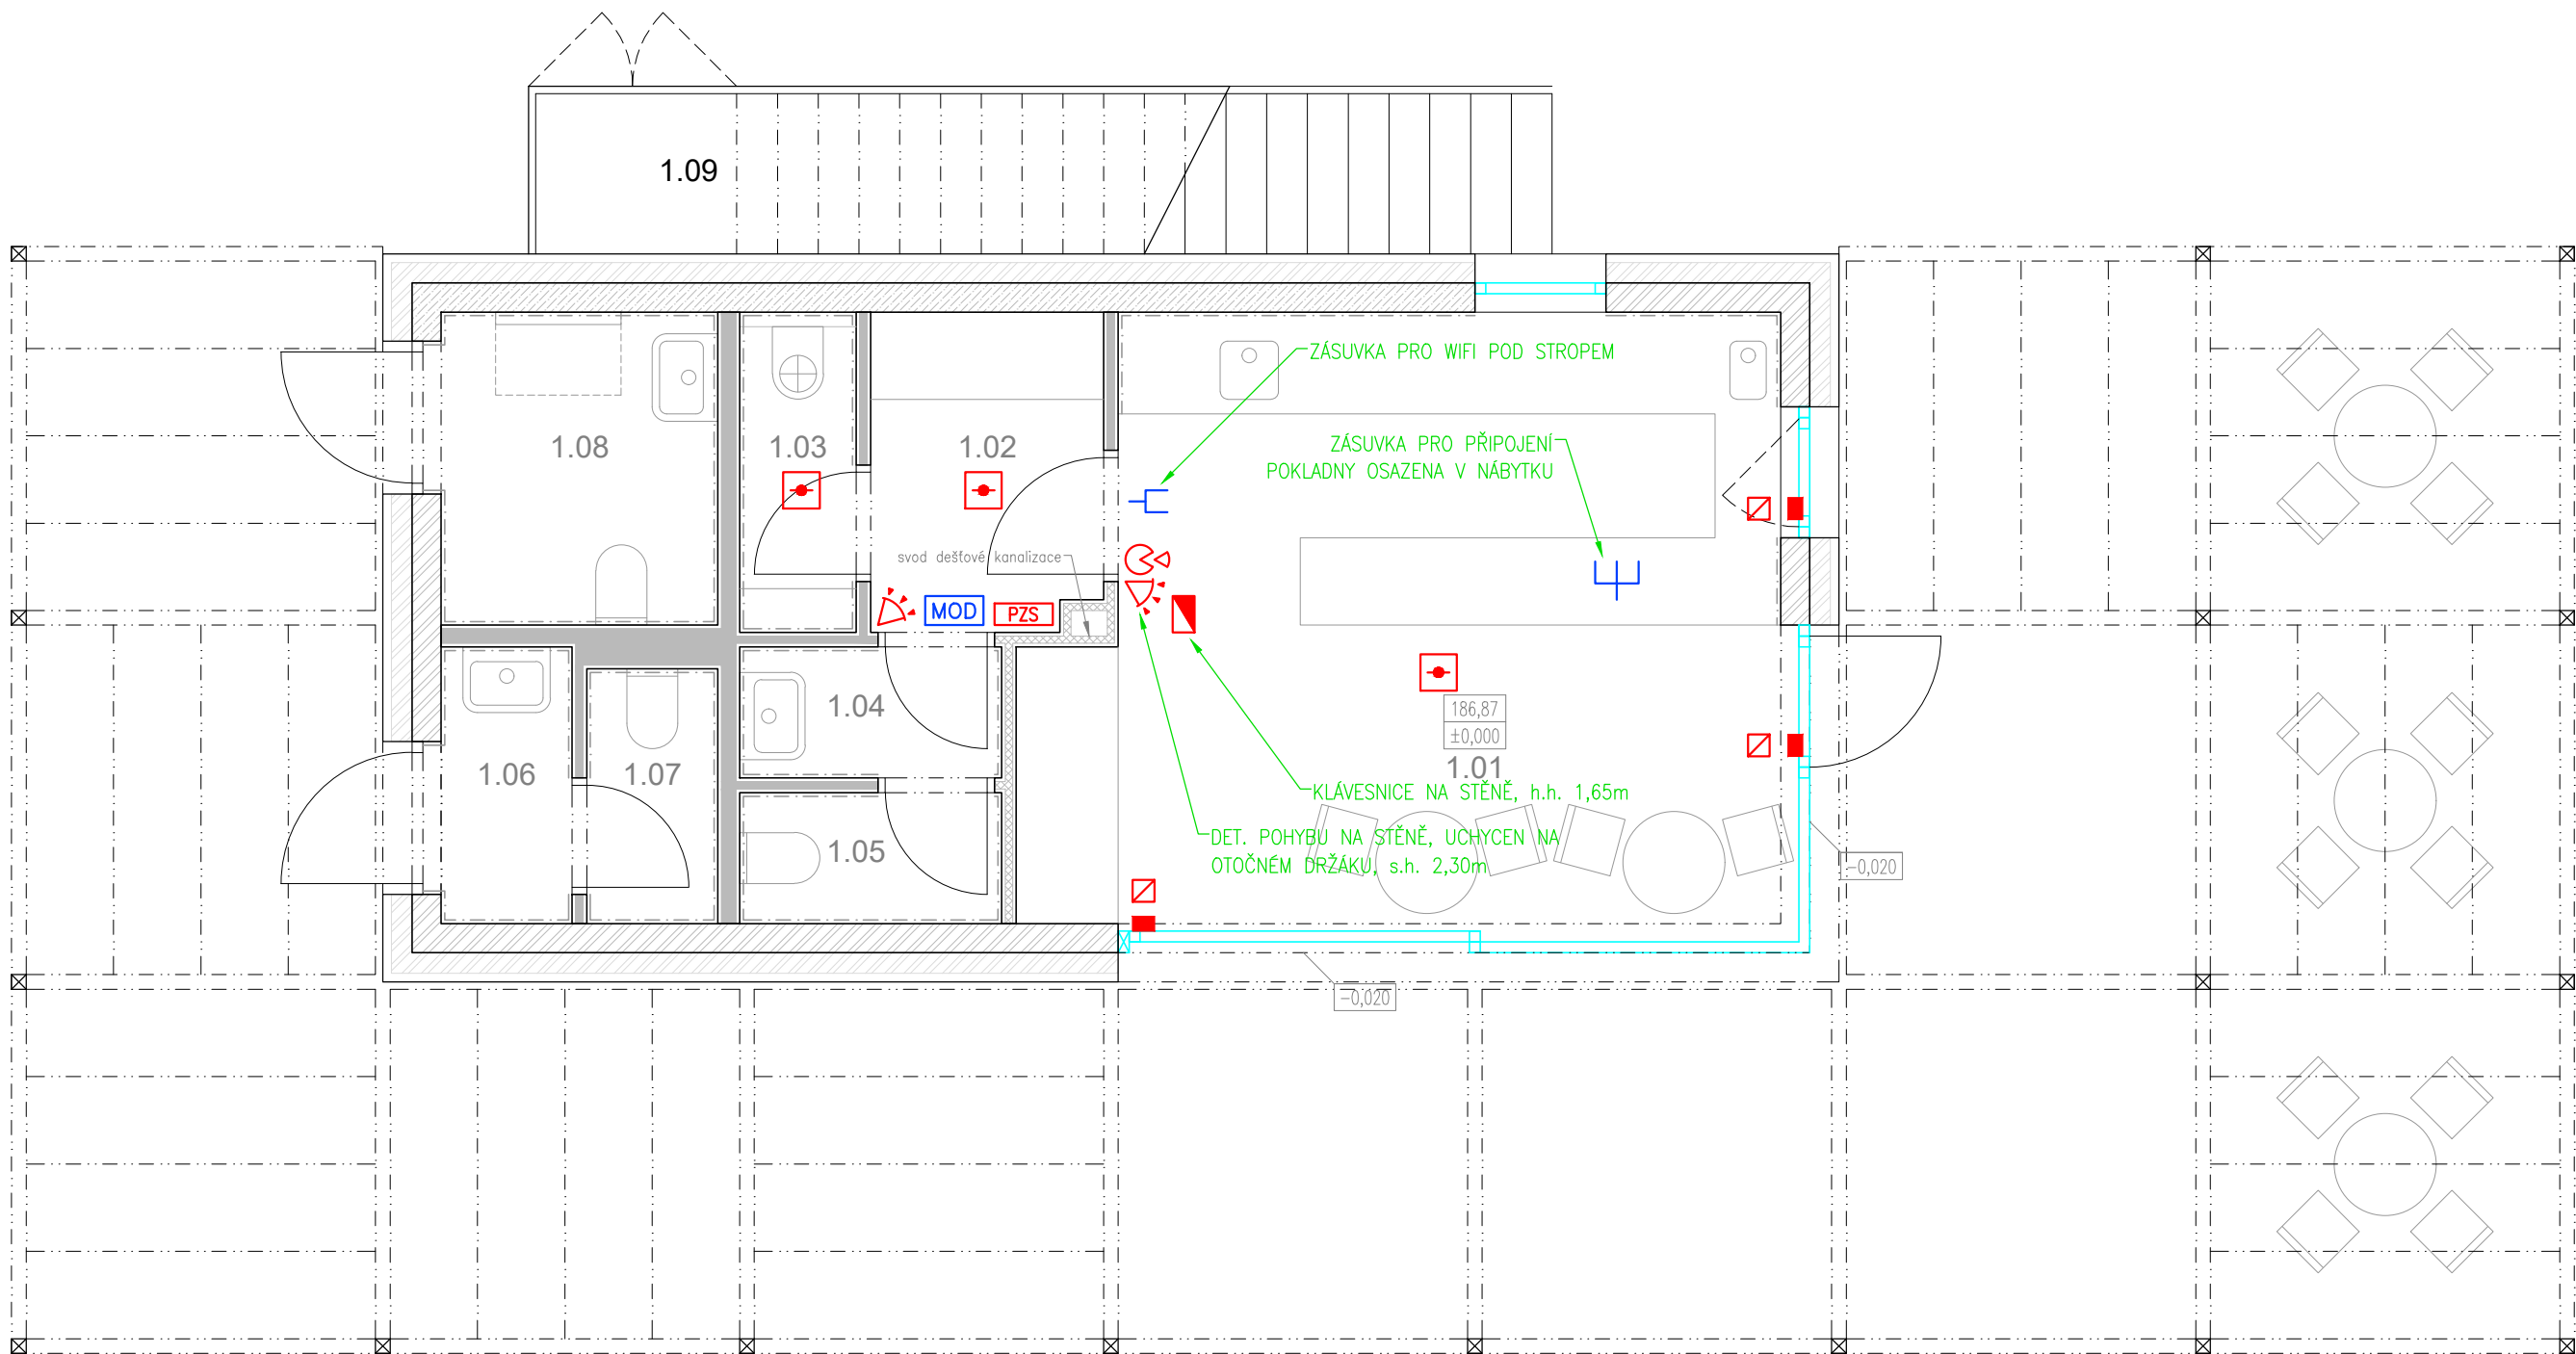

TABULKA MÍSTNOSTÍ:

1.01	KAVÁRNA	20,5 m ²
1.02	ŠATNA ZAMĚŠTNANCI	3,6 m ²
1.03	ÚKLIDOVÁ MÍSTNOST	1,7 m ²
1.04	UMÝVÁRNA ZAMĚŠTNANCI	1,7 m ²
1.05	WC ZAMĚŠTNANCI	1,6 m ²
1.06	UMÝVÁRNA MUŽI	1,9 m ²
1.07	WC MUŽI	1,6 m ²
1.08	WC ŽENY / INVALIDÉ	4,2 m ²
1.09	PROSTOR PRO NÁDOBY NA ODPAD	4,0 m ²

LEGENDA:

- NOSNÉ ŽELEZOBETONOVÉ KONSTRUKCE
- TEPELNÁ IZOLACE
- SDK PŘÍČKY A PŘEDSTĚNY
- KERAMICKÝ OBKLAD STĚN
- ZAŘÍZOVACÍ PŘEDMĚTY A VYBAVENÍ

LEGENDA ZNAČEK:

- PZS ÚSTŘEDNA POPLACHOVÉHO SYSTÉMU
- OVLÁDACÍ KLÁVESNICE
- PIR DETEKTOR
- PIR DETEKTOR STROPNÍ
- AKUSTICKÝ DETEKTOR TŘÍŠTĚNÍ SKLA
- MAGNETICKÝ KONTAKT
- SVORKOVNICOVÁ KRABICE
- DETEKTOR KOUŘE PRO PŘIPOJENÍ DO PZS
- DATOVÁ ZÁSUVKA 2 x RJ-45
- DATOVÁ ZÁSUVKA 1 x RJ-45
- MODEM S VESTAVĚNÝM DAT. PŘEPÍNAČEM nebo 10" rozvaděč s modemem a dat. přepínačem

S - JTSK, Bpv
A K C E

LESOPARK NA KOLEČKU ROUDNICE NAD LABEM

LOKALITA

Roudnice nad Labem, k.ú. Roudnice nad Labem [741647]
P.č.: 4220/1, 4220/2, 4309/1, 3204/262, 3204/161
3204/179, 3204/366

OBJEDNATEL

Město Roudnice nad Labem
Karlovo náměstí 21
413 01 Roudnice nad Labem
IČ: 00264334
DIČ: CZ00264334

ZHOTOVITEL

Land05 s. r. o.
Prvního pluku 347/12a, 186 00 Praha 8 - Karlín
IČO: 07898860
DIČ: CZ07898860

GENERÁLNÍ PROJEKTANT

Land05 Ateliér zahradní a krajinné architektury

Prvního pluku 347/12a, 186 00 Praha 8 - Karlín
T: +420 603 365 158, E: contact@land05.cz
www.land05.cz

ČÁST

D.4.4.5 PZS a slaboproudá elektrotechnika
SO 04 Drobné občerstvení s hygienickým zázemím
a podpora pro rostliny

ZPRACOVATEL ČÁSTI

ELBES PRAHA spol. s r.o.
Kamenická 802/13, 170 00 Praha 7
IČO: 26751232, DIČ: CZ26751232
T: +420 603 855 306 E: kozusnik@elbes.cz

ZODPOVĚDNÝ PROJEKTANT ČÁSTI

Petr Kožušník

VYPRACOVALI

Petr Kožušník

DATUM

05 / 2024

NÁZEV VÝKRESU

PŮDORYS 1.NP

MĚŘÍTKO

1:50

FORMÁT

3xA4

ČÍSLO VÝKRESU

D.4.4.5.3

ČÍSLO PARÉ