


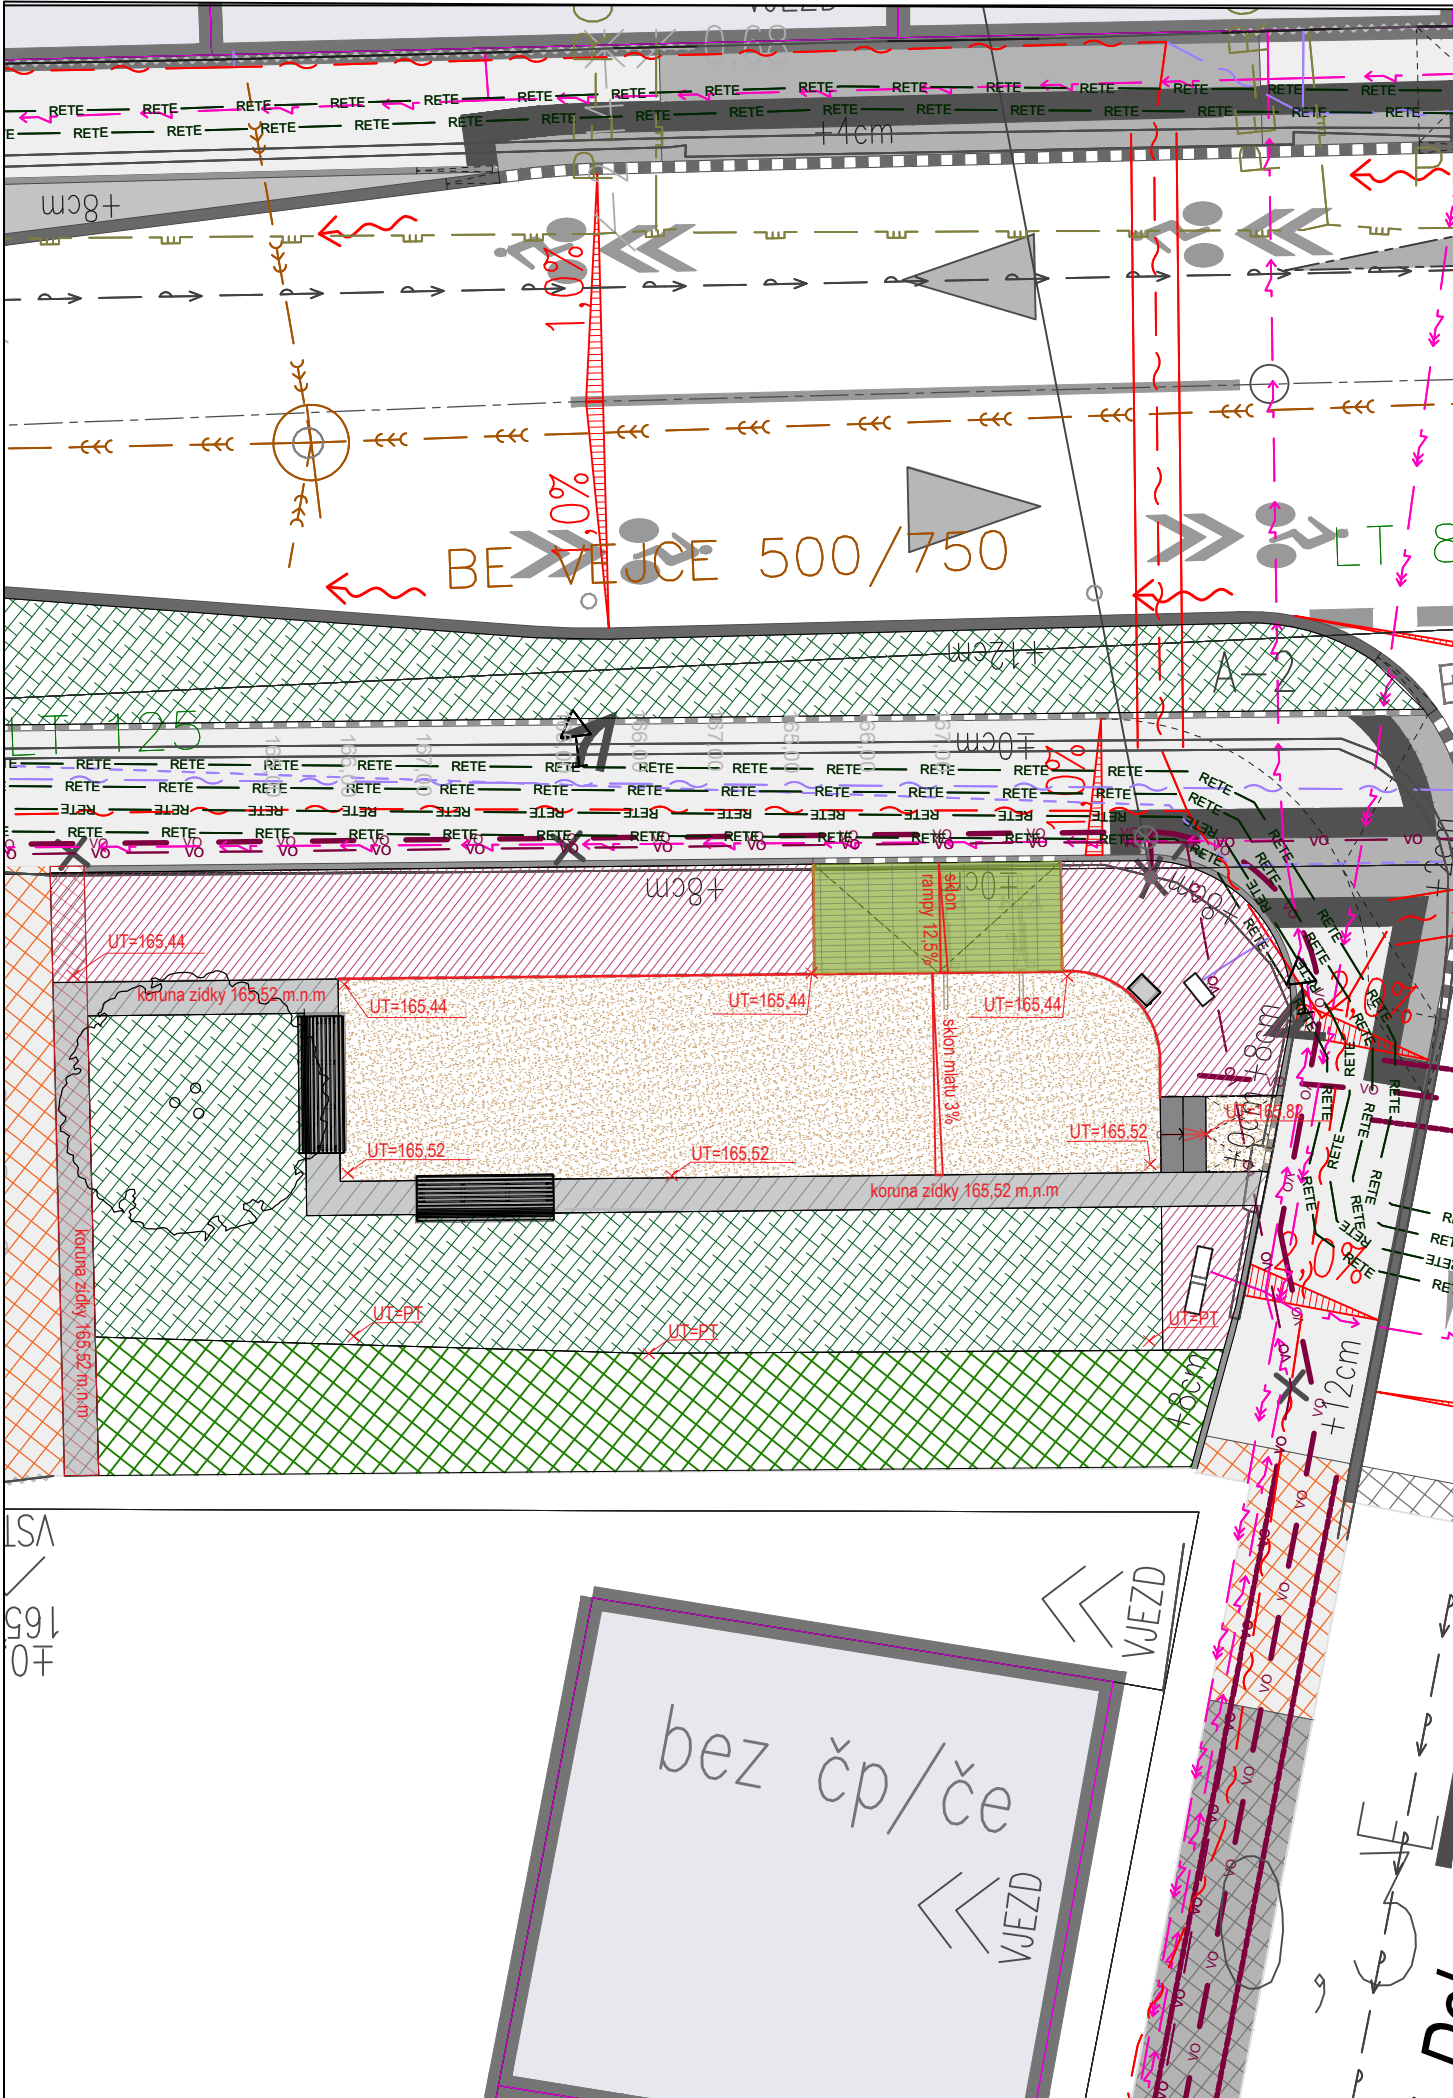

LEGENDA - INŽENÝRSKÉ SÍTĚ:

Plynovodní řad NTL - stávající (GASNET)

Plynovodní řad STL - stávající (GASNET)

Sdělovací kabel - stávající nadzemní (CETIN)

Sdělovací kabel - stávající podzemní (CETIN)

Sdělovací kabel - stávající podzemní neprovozovaný (CETIN)

Sdělovací kabel - stávající podzemní nezaměřený (CETIN)

Sdělovací kabel - stávající optický, podzemní (CETIN)

Telekomunikační zařízení - stávající podzemní (ČEZ DSO)

Elektro NN - stávající nadzemní (ČEZ DSO)

Elektro NN - stávající podzemní (ČEZ DSO)

Elektro VN - stávající podzemní (ČEZ DSO)

Vodovod - stávající (SČVK)

Vodovod, průmyslová - stávající (SČVK)

Kanalizace splašková - stávající (SČVK)

Kanalizace jednotná - stávající (SČVK)

Veřejné osvětlení podzemní - stávající (RMS)

Sdělovací kabel - stávající podzemní (RETE)

Sdělovací kabel - stávající podzemní (RETE)

Sdělovací kabel - stávající optický podzemní (T-Mobile)

LEGENDA KRAJINÁŘSKÉ ÚPRAVY :

Zpevněné plochy - nové:

Dlažba s vegetační spárou - 27 m²

Mlatová plocha - 30 m²

Opěrná betonová zídka - 25 bm

Betonové schody - 2 ks

Vegetační plochy:

Strom s průběžným kmenem - navrhovaný - 4 ks

Strom vícekmenný - navrhovaný - 5 ks

obr/bm

Obruba z ocelové pásoviny 5/80 (vegetační plochy) - 37 bm

obr/bm

Obruba z ocelové pásoviny 5/200 (zpev. plochy) - 29 bm

TI/m²

Travník intenzivní setý - nově založený - 185 m²

IZ/m²

Trvalkový záhon - navrhovaný - 94 m²

Stávající živý plot - 24 m²

KZ/m²

Keřový záhon - navrhovaný - 205 m²

Odvodňovací plocha komunikace (travnatý průleh) - navrhovaný - 14 m²

OP/m²

Odvodňovací plocha komunikace (vsak) - navrhovaná - 108 m²

ČÍSLO REVIZE	DATUM REVIZE	POPIS REVIZE
2.	----	----
1.	----	----

GENERÁLNÍ PROJEKTANT:		SOURÁDNICOVÝ SYSTÉM S-JTSK VÝŠKOVÝ SYSTÉM B.P.V.	OTISK RAZÍTKA:	
PROJEKCE DOPRAVNÍ FILIP s.r.o. Švermova 1338, 413 01 Roudnice nad Labem tel.: 416 831 624 IČO: 28714792, DIČ: CZ28714792 HIP: Ing. Václav Fišer				
Investor:		Město Roudnice nad Labem, Karlovo náměstí 21, 413 01 Roudnice nad Labem		
KÚ:		Roudnice nad Labem (741647)		
Zodpovědný projektant:		Ing. Martina Imramovská, Ph.D.		
Vypracoval:		Ing. Markéta Šindlarová		
Datum:	01/2025	Číslo zakázky:	23-042	Formátů A4: 2
Zakázka:	ROUDNICE NAD LABEM - REKONSTRUKCE ULICE PROKOPOVA			Stupeň: DUSP
Příloha:	SITUACE KRAJINÁŘSKÝCH ÚPRAV - PARK U CUKRÁRNY			Měřítko: 1:100 Paré:
				Číslo přílohy: D.801.5