


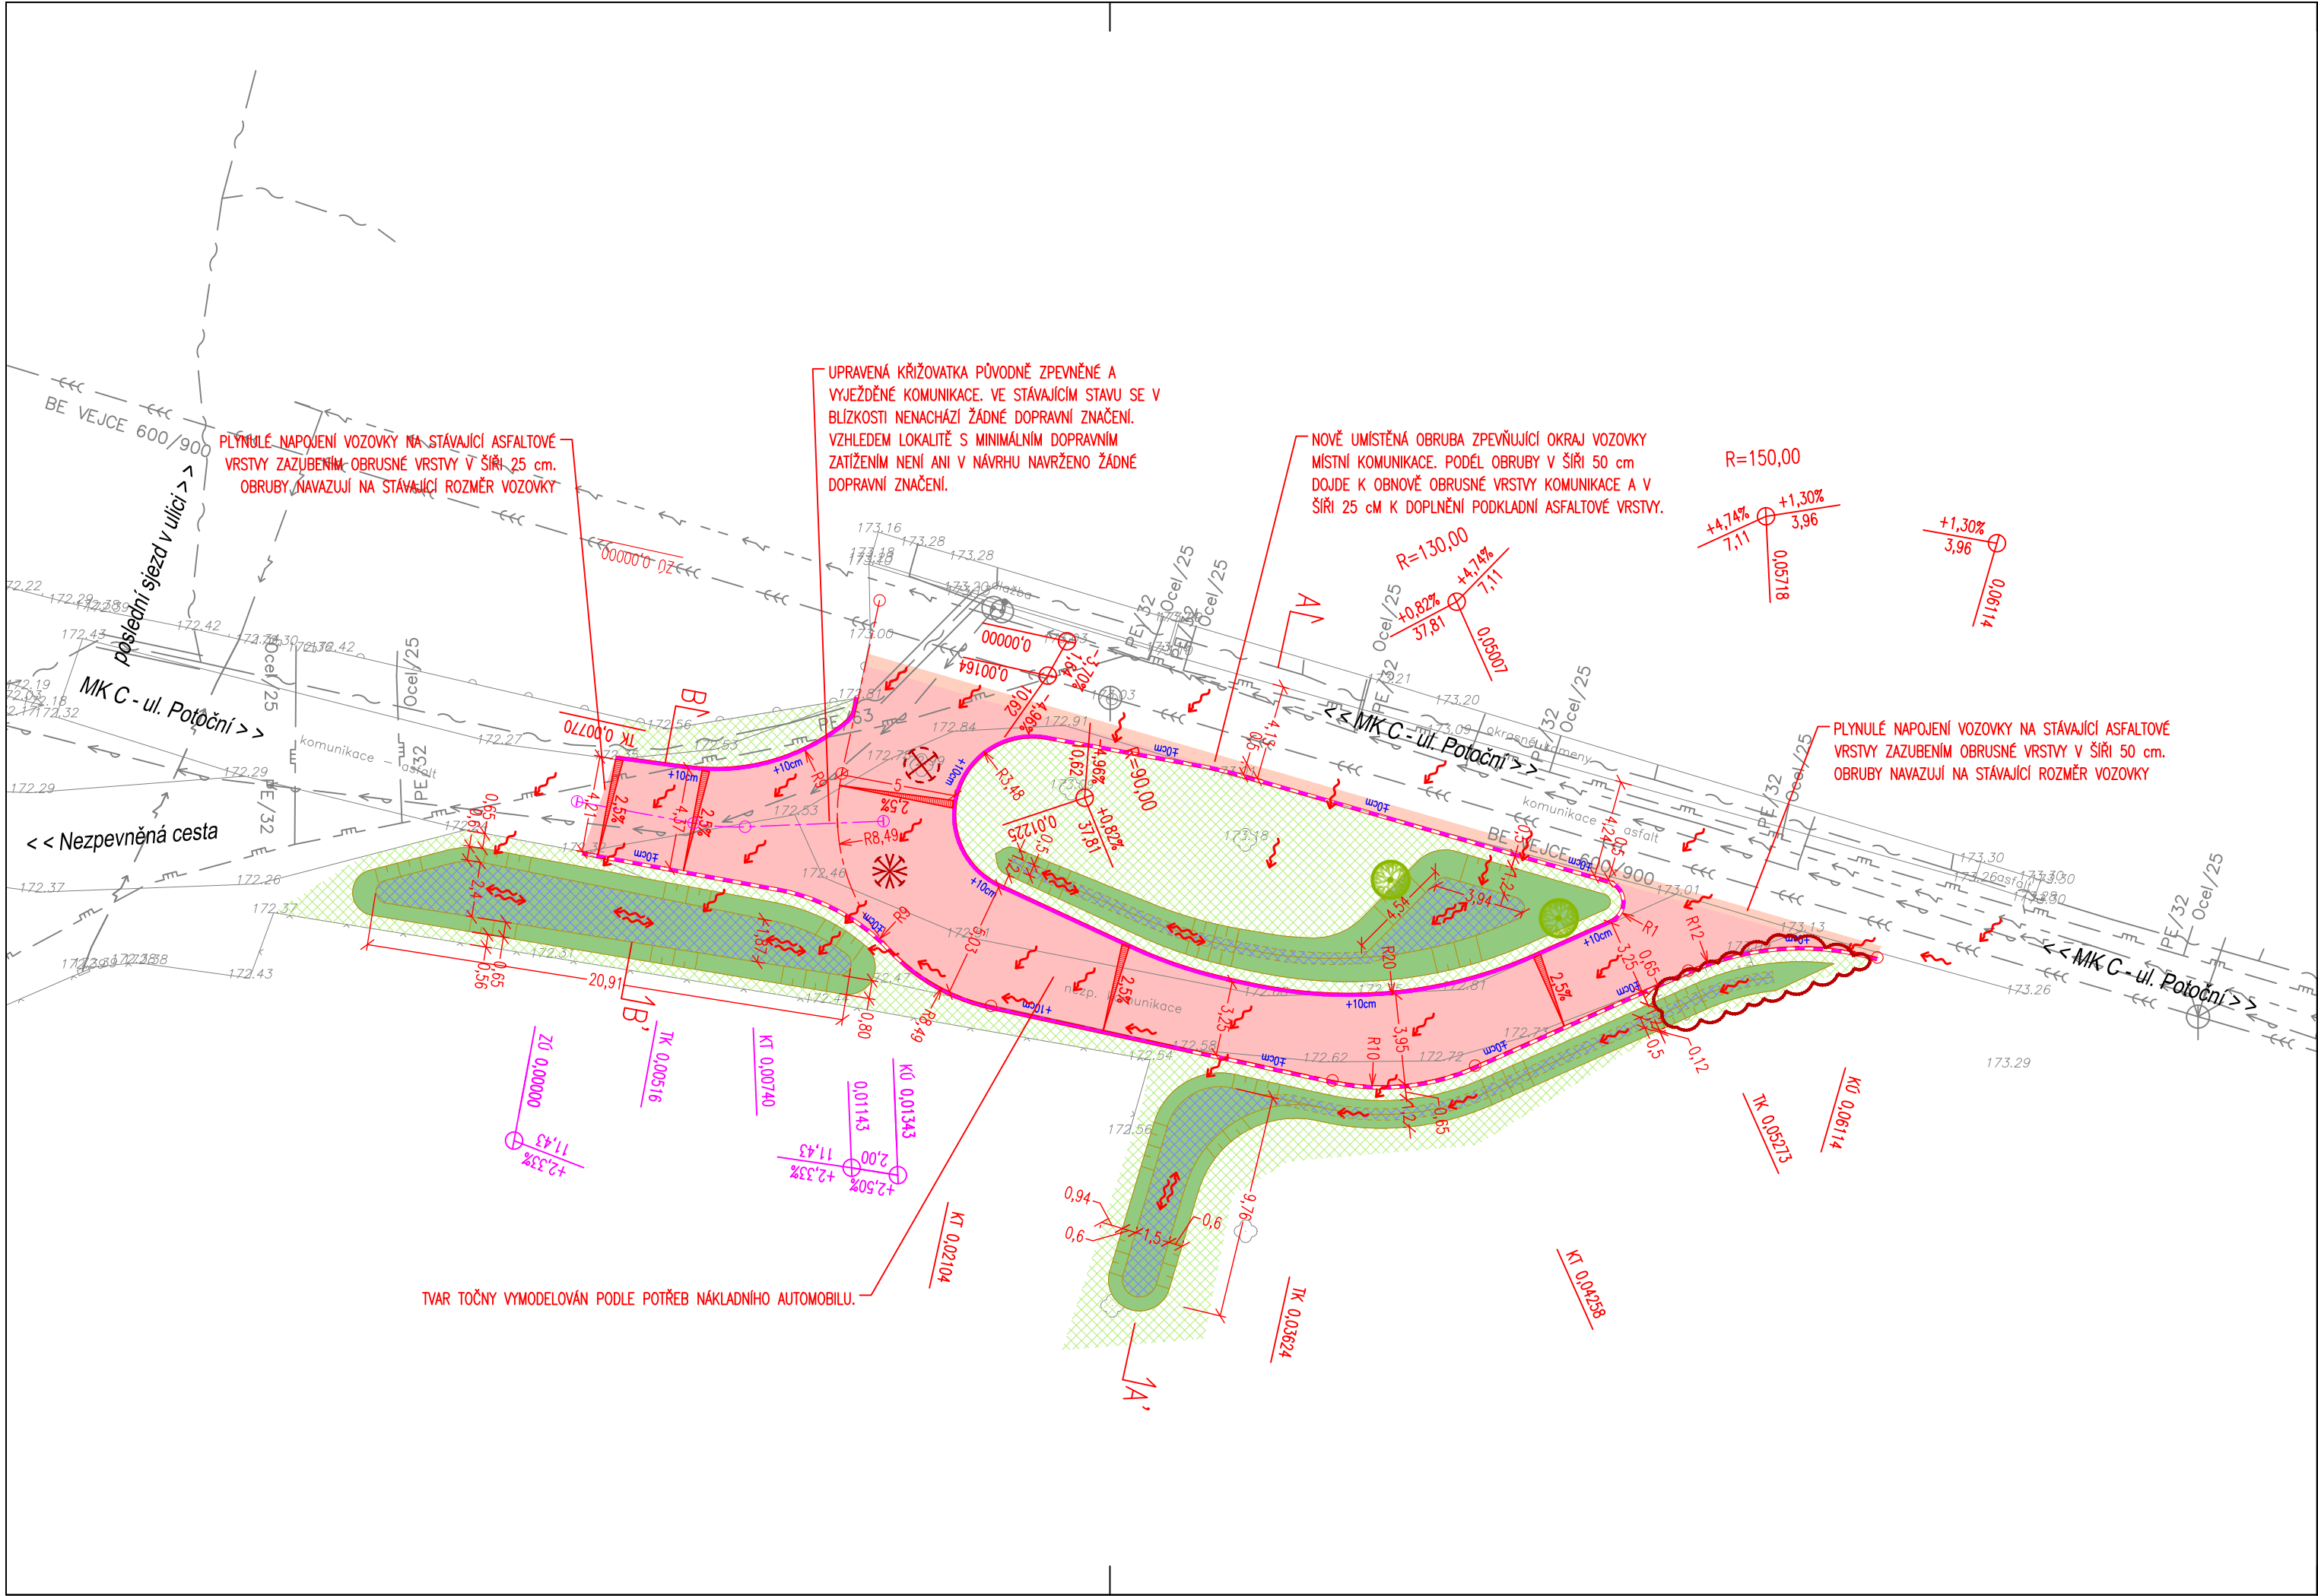

Legenda - navržená stavba:

- Osa komunikace
- Betonová obruba tl. 15 cm; snížená podsádka
- Vozovka - asfaltobeton - plná konstrukce
- Vozovka - asfaltobeton - obnova vozovky
- Vegetační plochy - obnova a úprava ploch
Trávník intenzivní setý
- Vegetační plochy - terénní průleh
Trávník intenzivní setý
- Vegetační plochy - retenční prostor pod terénním průlehem
Trávník intenzivní setý + retence kamenivo 63-125
- Výška podsádky jednotlivých obrub
- 2,5% Sklon zpevněné plochy
- Směr odtoku srážkové vody
- Kácený strom - Ořešák královský (o=189 cm)
- Kácený keř - Šeřík obecný (s=3,2 m²)
- Kácený keř - Pámelník bílý (s=24 m²)
- Strom nový - Ořešák královský

Legenda inženýrských sítí:

- Plynovodní řad STL - stávající (GASNET)
- Sdělovací kabel - stávající podzemní (CETIN)
- Sdělovací kabel - stávající optický, podzemní (CETIN)
- Elektro NN - stávající nadzemní (ČEZ DSO)
- Elektro NN - stávající podzemní (ČEZ DSO)
- Elektro VN - stávající nadzemní (ČEZ DSO)
- Vodovod - stávající (SčVK)
- Kanalizace jednotná - stávající (SčVK)

ČÍSLO REVIZE	DATUM REVIZE	POPIS REVIZE
2.	----	----
1.	----	----

GENERALNÍ PROJEKTANT:	PROJEKCE DOPRAVNÍ FILIP s.r.o. Švermova 1338, 413 01 Roudnice nad Labem tel.: 416 831 624 IČO: 28714792, DIČ: CZ28714792 HIP: Ing. Vít Ondráček	SOUŘADNICOVÝ SYSTÉM S-JTSK VÝŠKOVÝ SYSTÉM B.P.V.	OTISK RAZÍTKA:
Investor:	Město Roudnice nad Labem, karlovo náměstí 21, 413 01 Roudnice nad labem		
KÚ:	Podluský (741779)		
Zodpovědný projektant:	Ing. Josef Filip, Ph.D.		
Vypracoval:	Ing. Vít Ondráček		
Datum:	09/2024	Číslo zakázky: 24-024-3	Formátů A4: 3
Zakázka:	TOČNA V PODLUSKÁCH V ROUDNICI NAD LABEM		Stupeň: DUSP
Příloha:	SITUACE DOPRAVNÍHO ŘEŠENÍ		Měřítko: 1:250 Paré:
			Číslo přílohy: D.101.2