


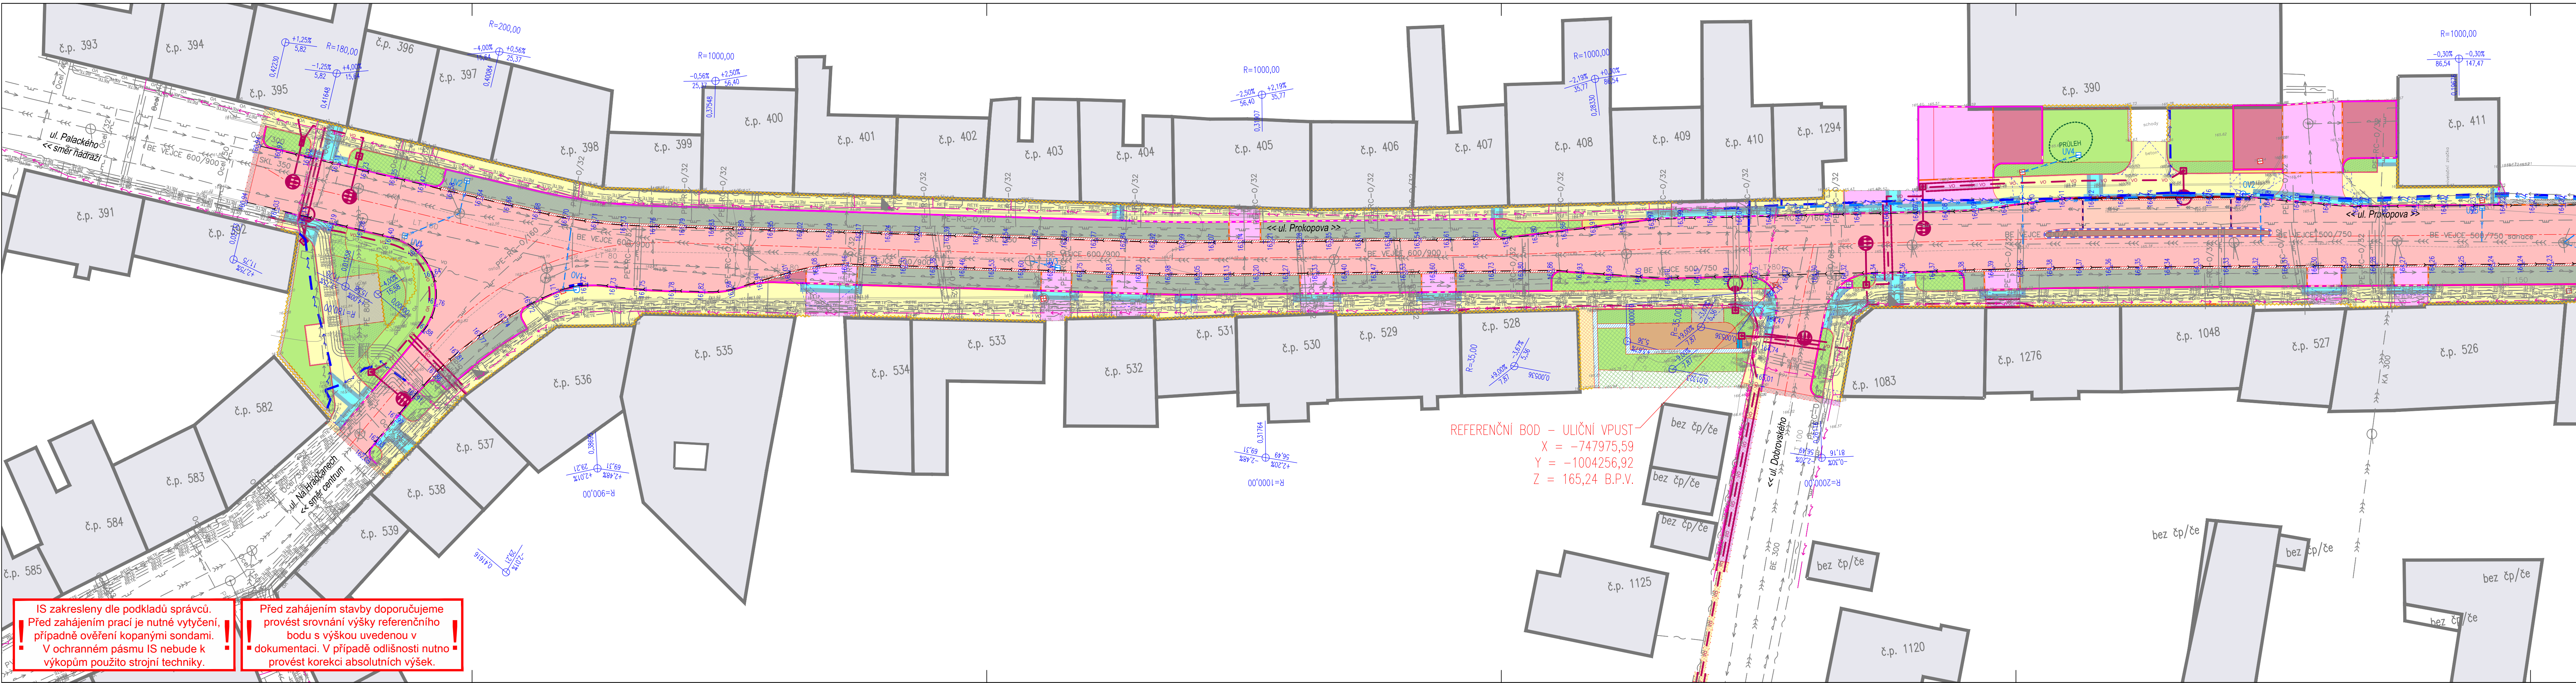

IS zakresleny dle podkladů správců.
Před zahájením prací je nutné vytyčení,
případně ověření kopanými sondami.
V ochranném pásmu IS nebude k
výkopům použito strojní techniky.

Před zahájením stavby doporučujeme
provést srovnání výšky referenčního
bodu s výškou uvedenou v
dokumentaci. V případě odlišnosti nutno
provést korekci absolutních výšek.

LEGENDA - NAVRŽENÁ STAVBA:

SO 101 KOMUNIKACE A ZPEVNĚNÉ PLOCHY

- Osa komunikace
- Betonová obruba tl. 15 cm; snížená podsádka
- Betonová obruba tl. 10 cm; snížená podsádka
- Betonová obruba tl. 8 cm; snížená podsádka
- Kamenná obruba OP3; snížená podsádka
- Kamenná obruba OP5; snížená podsádka
- Kamenná obruba OP7; snížená podsádka
- Ocelová obruba (pásovina 5/200), zapuštěná
- Plastová obruba, zapuštěná
- Rampy
- Bezbariérová obruba (L)
- Palisády
- Kamenná přídlažba
- Opěrná zeď
- Hranice stavebních úprav

VOZOVKY, POUŽITÉ PLOCHY:

- A Vozovka - asfalt
- B Vozovka - cementobeton - autobusové zastávky
- C Vozovka - kamenná dlažba
- D Vjezd - betonová dlažba
- F Vjezd - betonová dlažba - ulice Ve Dvoře
- D Parkoviště - betonová dlažba
- E Parkoviště - vegetační dlažba
- I Obnova vozovky - asfalt
- J Obnova vozovky - kamenná dlažba
- K Obnova vjezdu - betonová dlažba

CHODNÍKY, POCHOZÍ PLOCHY:

- G Chodník - betonová dlažba - pochozí
- G Chodník - betonová dlažba - nepochozí
- L Chodník - obnova - betonová dlažba

OSTATNÍ PLOCHY:

- Nepochozí plocha - kamenná dlažba
- Vegetační plochy
- Travník intenzivní setý
- Okapový chodník
- Svahování + ohumsování

OPATŘENÍ PRO NEVIDOMÉ:

D2F2G2 Varovný/signální pás
D3F3G4 Hladká deska
G.2 Kontrastní pás zastávky (bez hmatových úprav)

ODVODNĚNÍ:

- UV1B Vpust uliční - nová / stávající / rušená
- OV1Q Vpust obrušnicková - nová
- Žlab 1 Odvodňovací žlab - nový
- Žy1 Žlabová vpust
- Nová přípojka, DN150
- Podélná drenáž, DN160
- Štěrkové žebro
- Φ Filtrační kontrolní šachta nová

VSÁKOVACÍ ZAŘÍZENÍ:

- Vsakovací tunel
- Čelo vsakovacího tunelu
- Propojení tunelů, napojení tunelů na šachty, DN200
- Čistící revizní šachta

OSTATNÍ:

- Nopová fólie
- Výškový bod 91,34
- Výškový bod 91,34

SO 401 VEŘEJNÉ OSVĚTLENÍ

- VO Kabelové vedení
- Chránička
- Stožár VO - osvětlení komunikace
- Stožár VO - osvětlení přechodu

LEGENDA - INŽENÝRSKÉ SÍTĚ:

SO 801 KRAJINÁŘSKÉ ÚPRAVY

ZPEVNĚNÉ PLOCHY - NOVÉ:

- Opěrná betonová zeď
- Schodiště - beton
- Dlažba s vegetační spárou
- Mlatová plocha

VEGETAČNÍ PLOCHY:

- Obruba nových vegetačních ploch z ocelové pásoviny, 5/80
- Obruba nových vegetačních ploch z ocelové pásoviny, 5/200
- Travník intenzivní setý
- Travnatý vsak - průleh
- Trvalkový záhon
- Stávající živý plot
- Keřový záhon
- Strom s průběžným kmenem - navrhovaný
- Strom vícekmenný - navrhovaný

OSTATNÍ:

- Odvodňovací/odvodňovací plocha (vsak) pozemní komunikace
- Protikofovaná fólie

INŽENÝRSKÉ SÍTĚ:

- Plynovodní řád NTL - stávající (GASNET)
- Plynovodní řád STL - stávající (GASNET)
- Sdělovací kabel - stávající nadzemní (CETIN)
- Sdělovací kabel - stávající podzemní (CETIN)
- Sdělovací kabel - stávající podzemní neprovazovaný (CETIN)
- Sdělovací kabel - stávající podzemní nezaměřený (CETIN)
- Sdělovací kabel - stávající optický, podzemní (CETIN)
- Telekomunikační zařízení - stávající podzemní (ČEZ DSO)
- Elektro NN - stávající nadzemní (ČEZ DSO)
- Elektro NN - stávající podzemní (ČEZ DSO)
- Elektro - NN - stávající podzemní, vyčíslené (ČEZ DSO)
- Elektro - VN - stávající podzemní (ČEZ DSO)
- Elektro - VN - stávající podzemní, vyčíslené (ČEZ DSO)
- Vodovod - stávající (SčVK)
- Vodovod, průmyslová - stávající (SčVK)
- Kanalizace splašková - stávající (SčVK)
- Kanalizace jednotná - stávající (SčVK)
- Veřejné osvětlení podzemní - stávající (RMS)
- Sdělovací kabel - stávající podzemní (RETE)
- Sdělovací kabel - stávající podzemní (RETE)
- Sdělovací kabel - stávající optický podzemní (T-Mobile)

ČÍSLO REVIZE	DATUM REVIZE	POPIS REVIZE
2.	----	----
1.	----	----

PROJEKCE DOPRAVNÍ FILIP s.r.o.
Svěrnova 1338, 413 01 Roudnice nad Labem
IČO: 28714792, DIČ: CZ28714792

HIP: Ing. Václav Fišer

Investor: Město Roudnice nad Labem, Karlovo náměstí 21, 413 01 Roudnice nad Labem

KÚ: Roudnice nad Labem (741647)

Zodpovědný projektant: Ing. Josef Filip, Ph.D.

Vypracoval: Ing. Václav Fišer

Datum: 12/2025

Číslo zakázky: 23-042

Formát A4: 7

Stupeň: DPS

Zakázka: ROUDNICE NAD LABEM - REKONSTRUKCE ULICE PROKOPOVA

Měřítko: 1:250

Paré:

Příloha: SITUACE ODVODNĚNÍ - ZÁPAD

Číslo přílohy: D.101.2.3.1